


Wentylacja zbiornika przepompowni z rur stal nierdz.DN150
z kominkiem wywiewnym DN150 z biofiltrem-150

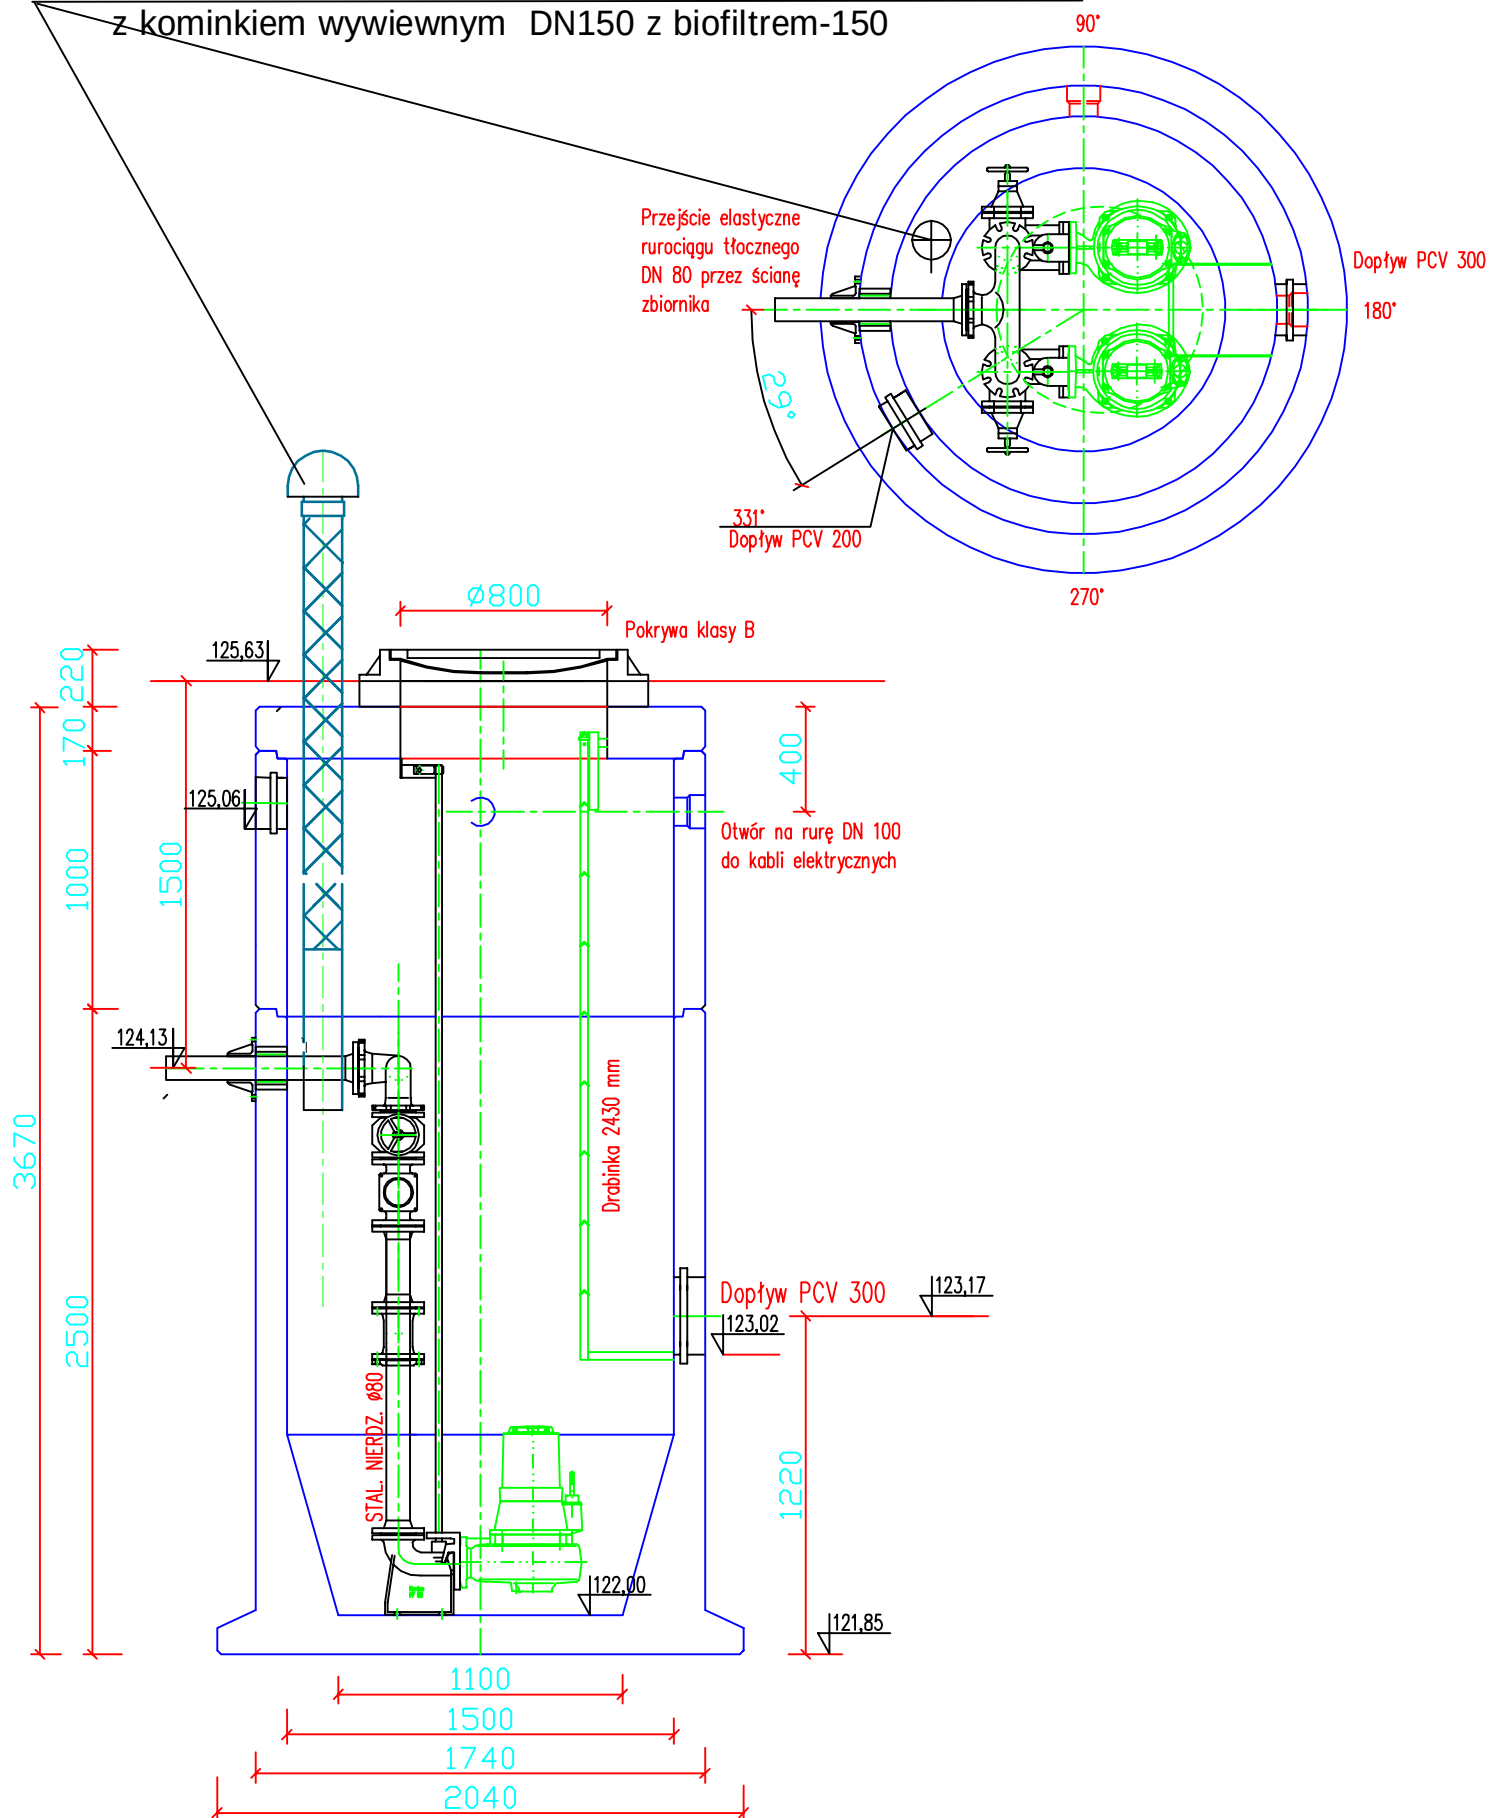

Datum : 08.2018	Biuro Projektowania i Wykonawstwa Sieci i Instalacji Sanitarnych inż. Jan Witka Łukaszowice 15; 55-010 Św. Katarzyna tel/fax (071) 3116-329	Uwagi		
Skala 1:30		Data	Uwaga	Podpis
		08.2018	Łukaszowice	
Konstruował inż. Jan Witka	Tytuł Pompownia Ø1500; POMPY MEPROZET Pompy Merozet Brzeg NURT 80 PZM 2,2/SZ-2 Pompownia P-Zacharzyce-dz. 90/4;	Nr rys		07
Kreślił inż. Jan Witka				